
 


暖通工程	给排水工程	电气工程	弱电工程
空调工程	给水工程	照明工程	安防工程
采暖工程	排水工程	防雷工程	通信工程
通风工程	雨水工程	接地工程	网络工程

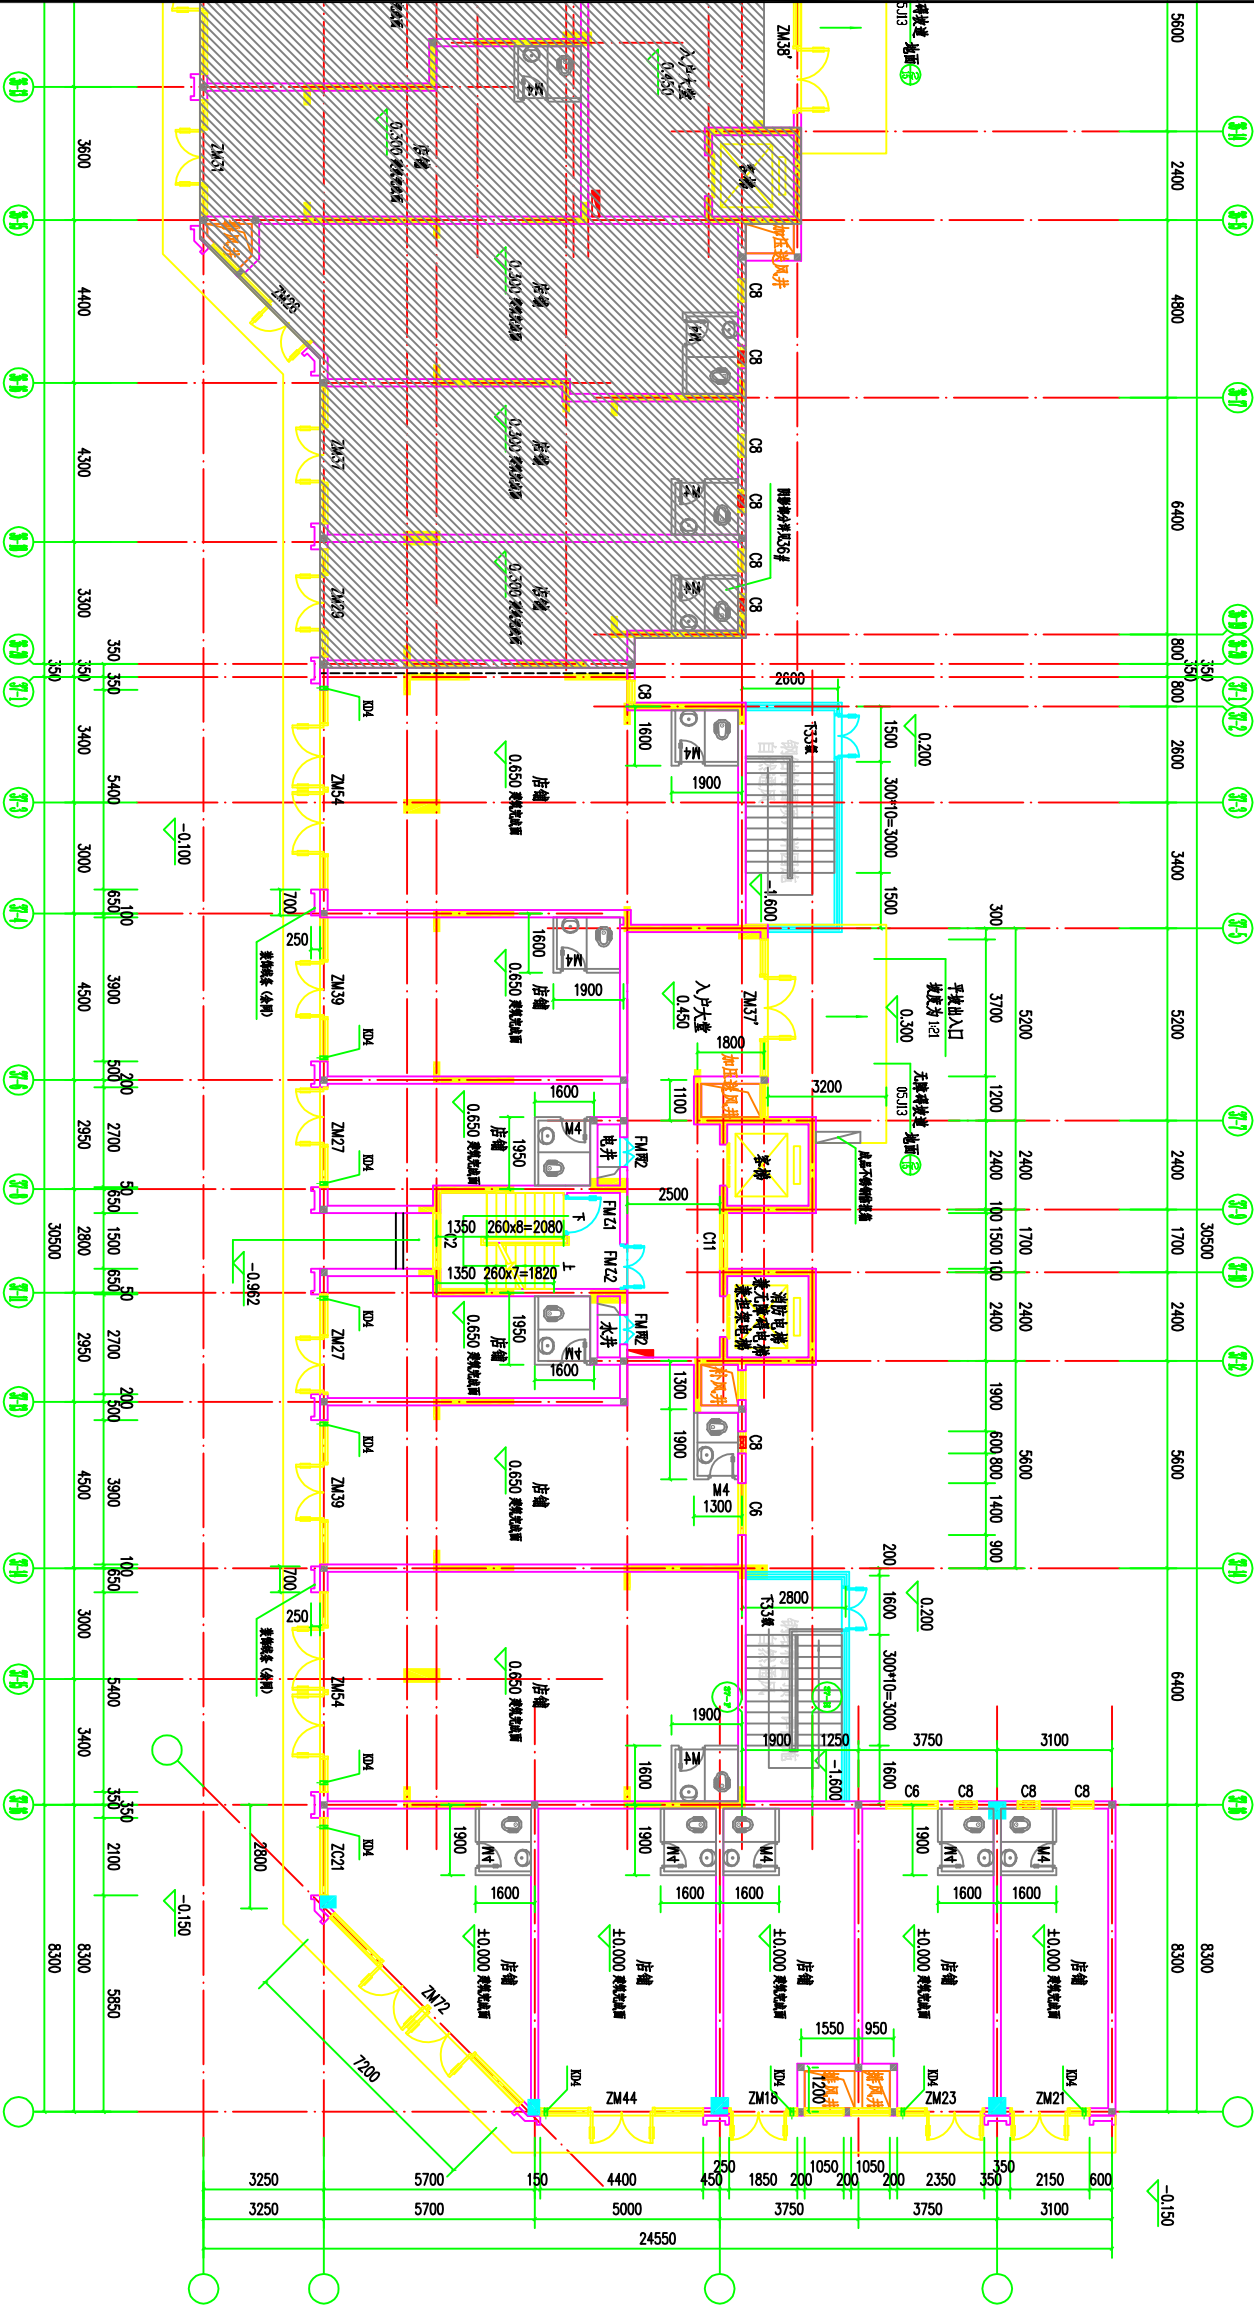

一层平面图 1:100

1. ±0.000 相当于黄海高程113.00, 阴影部分为36#.



总平面图显示范围

施工图审查专用章

注册建筑师

勘察设计院资质证书

设计单位: 广东云道建筑设计有限公司		资质证书号: A14401027	
设计人: 罗旭凡		审核人: 罗旭凡	
项目负责: 罗旭凡		审核人: 罗旭凡	
设计阶段: 施工图		审核人: 罗旭凡	
专业: 建筑		审核人: 罗旭凡	
日期: 2022.5		审核人: 罗旭凡	
图号: 06-改		审核人: 罗旭凡	