
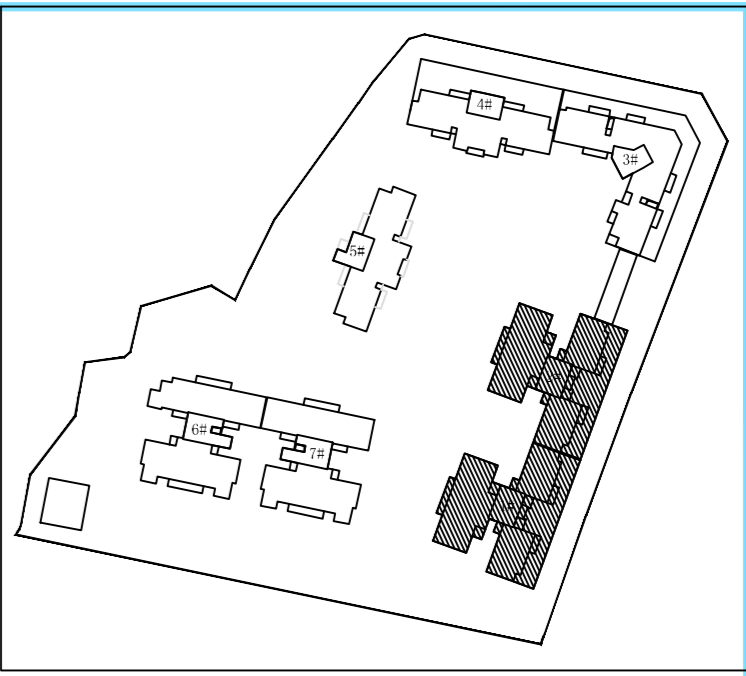
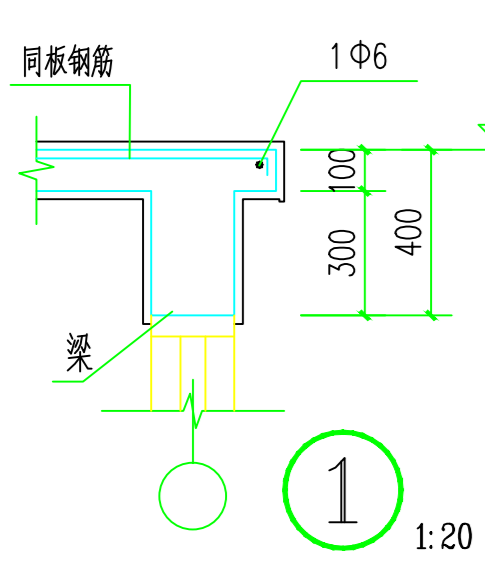



建筑	ARCHITECTURE				
结构	STRUCTURE				
给排水	PLUMBING				
电气	ELECTRICAL				
弱电	TELECOM				
总图	SITE PLAN				

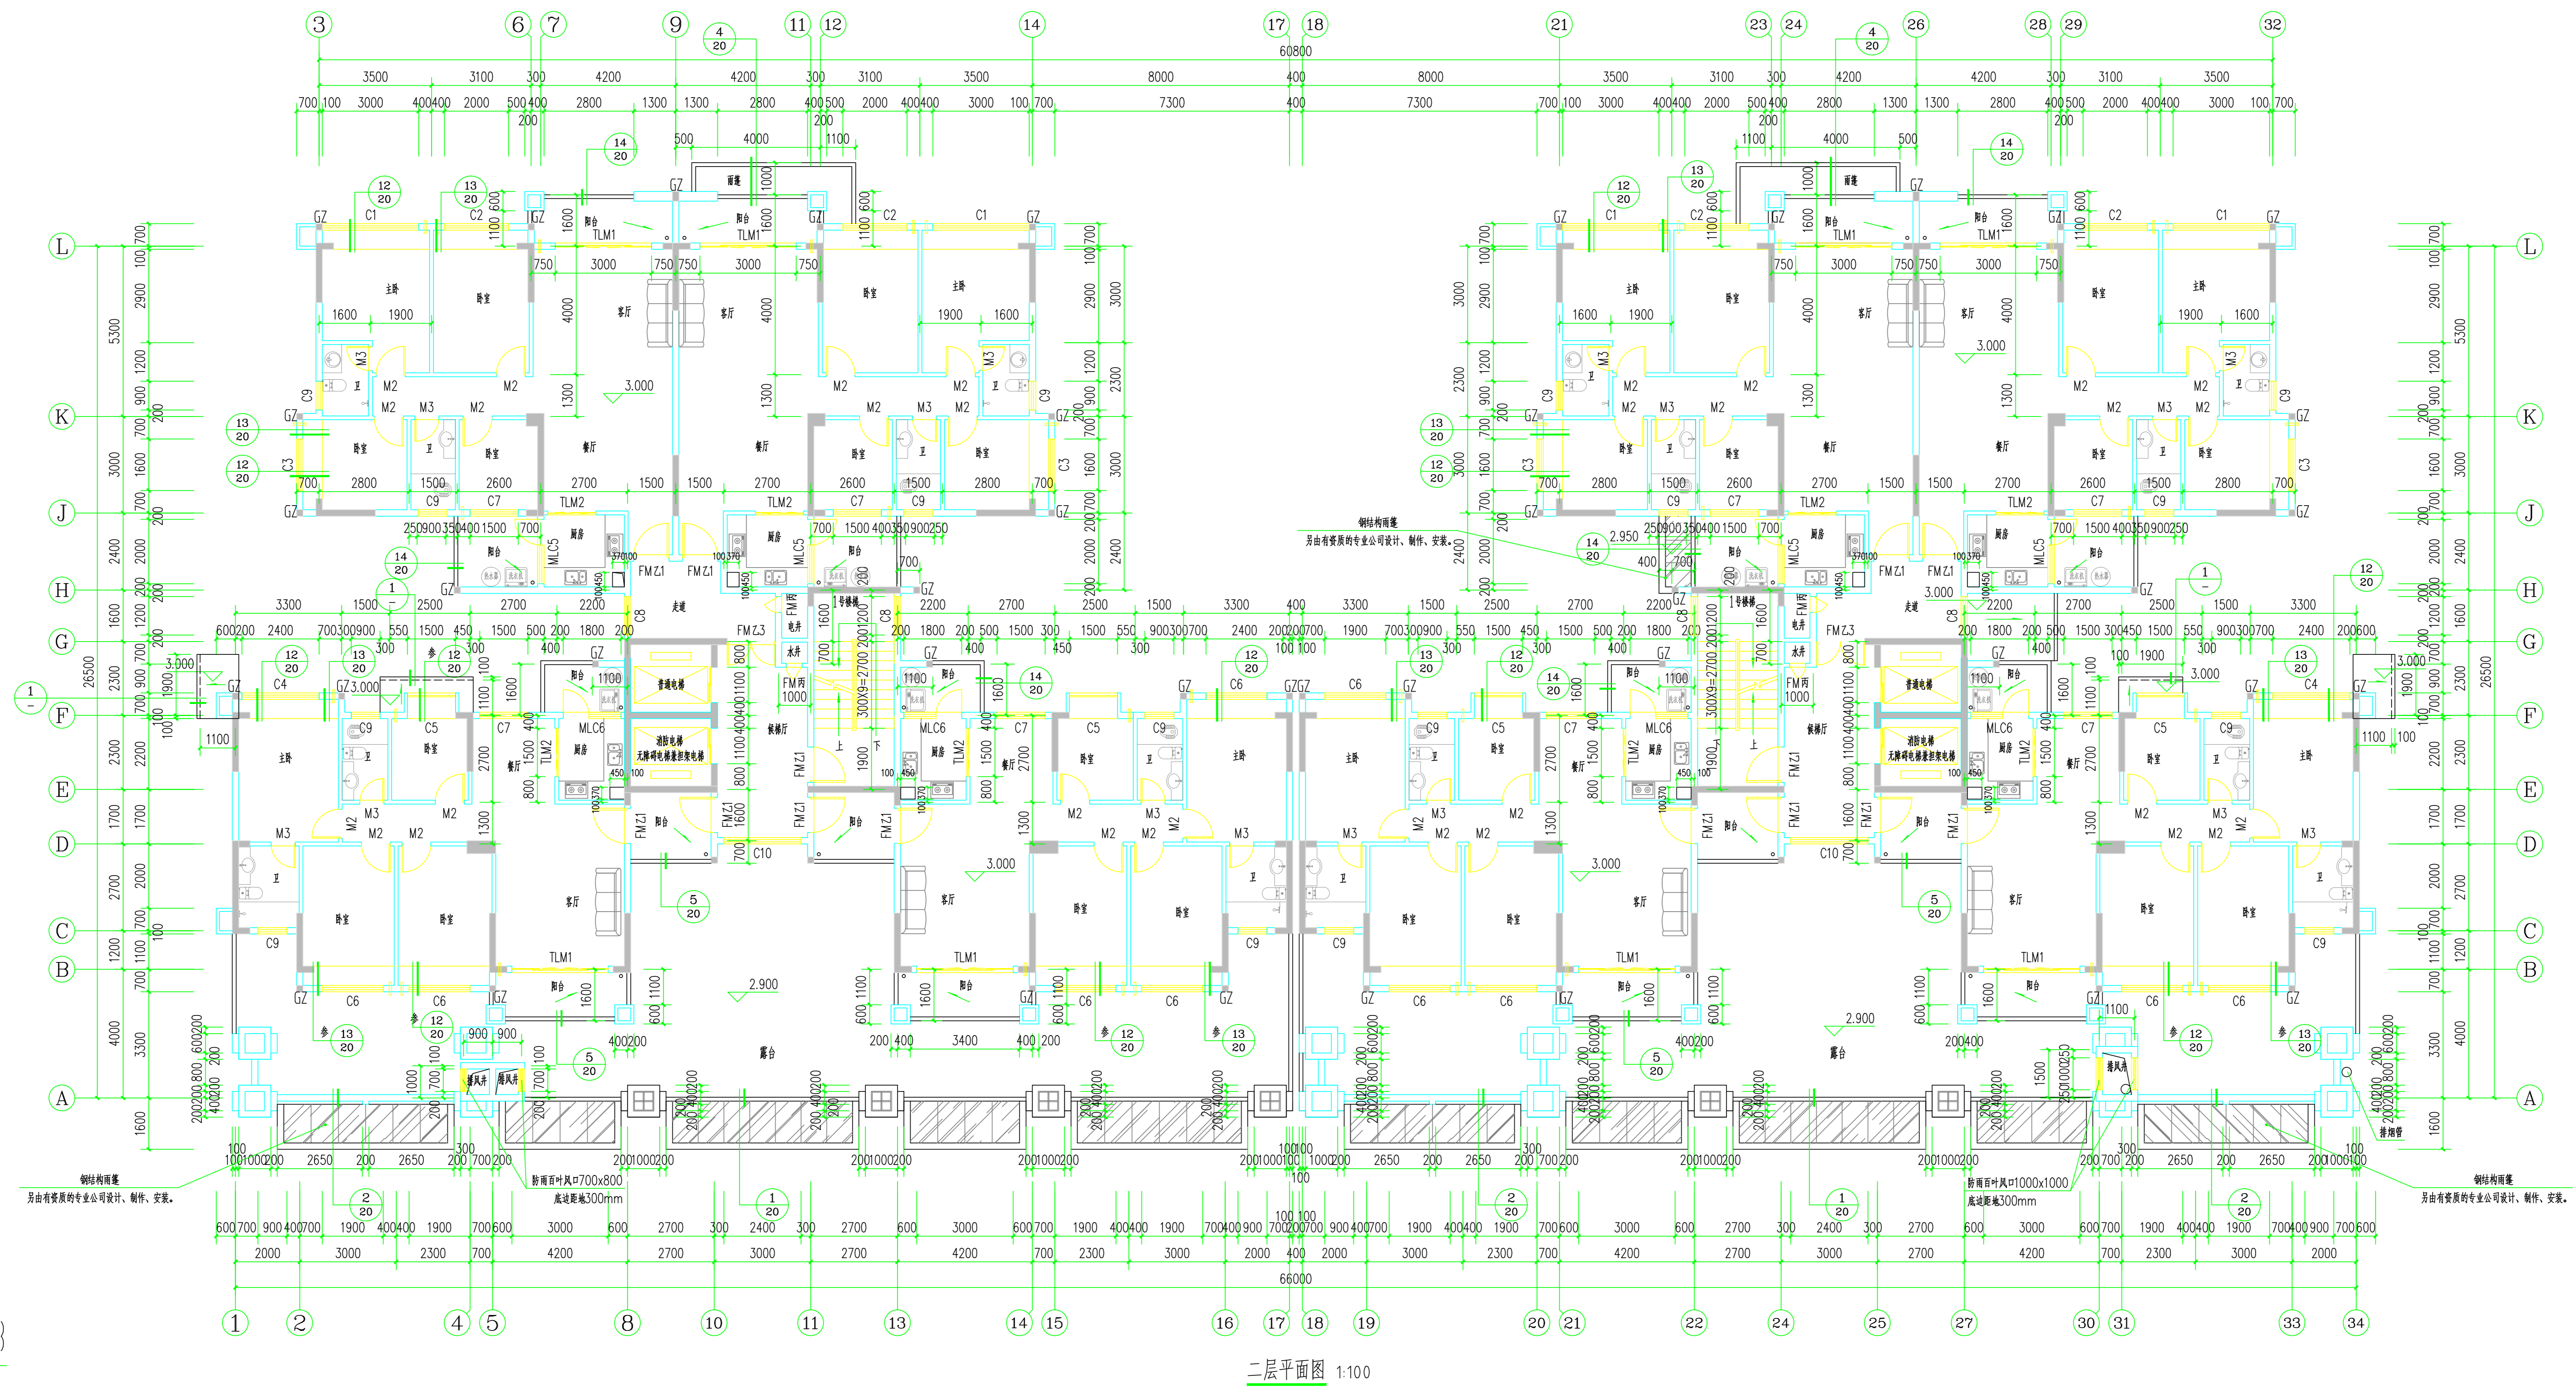

注 译

图中所有尺寸均以标注为准;除注明者外,图中标高以米(m)为单位,其余均以毫米(mm)为单位;施工前必须仔细阅读所有专业图纸,防止碰破;施工前必须核对尺寸,无误后方可施工;所有设计变更须经设计单位同意。

索引图

 **广东睿博**
建筑设计研究院有限公司
Guangdong Rubo Architectural Design & Research Co., Ltd

☒ 建筑行业（建筑工程）甲级
市政行业（道路）甲级
资质证书编号：A144028943

☐ 市政行业（桥梁工程）乙级
风景园林工程设计 乙级
资质证书编号：A244028940

☐ 城乡规划编制 乙级
资质证书编号：（粤）城规编（182011）号

☐ 工程勘察专业（岩土工程）乙级
资质证书编号：B244028940

设计章 SIGNATURE		设计章 SIGNATURE
甲方 PROVID BY	石志雄	
审核 CHECKED BY	黄燕燕	
专业负责人 DIVISION CHIEF	江泳平	
项目负责人 PROJECT ARCHITECT	江泳平	
校核 CHECKED BY	李敏敏	
设计 DESIGNED BY	陈伟涛	
设计阶段 PHASE	出图日期 DATE	
设计阶段 PHASE	出图日期 DATE	2017.01.10
设计编号 PROJECT NO.	版本号 EDITION	
设计编号 PROJECT NO.	版本号 EDITION	
建设单位 CLIENT		
项目名称 PROJECT NAME		
项目名称 PROJECT NAME		
子项目名称 SUBPROJECT NAME		
子项目名称 SUBPROJECT NAME		
图名 DRAWING NAME		
图名 DRAWING NAME		
专业 SHEET	图号 SHEET NO.	
专业 SHEET	图号 SHEET NO.	07
设计 DESIGNED BY	校核 CHECKED BY	
设计 DESIGNED BY	校核 CHECKED BY	