


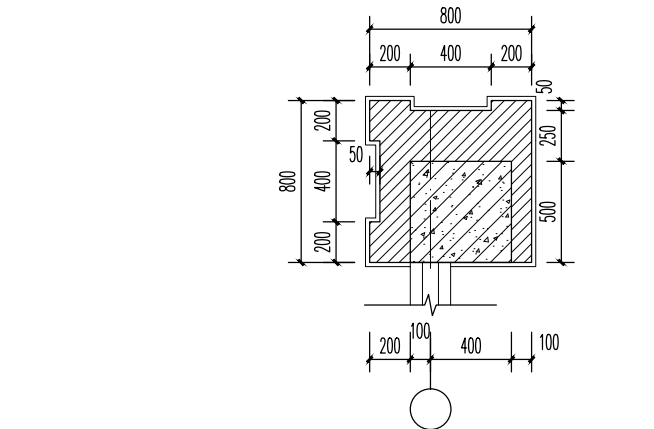


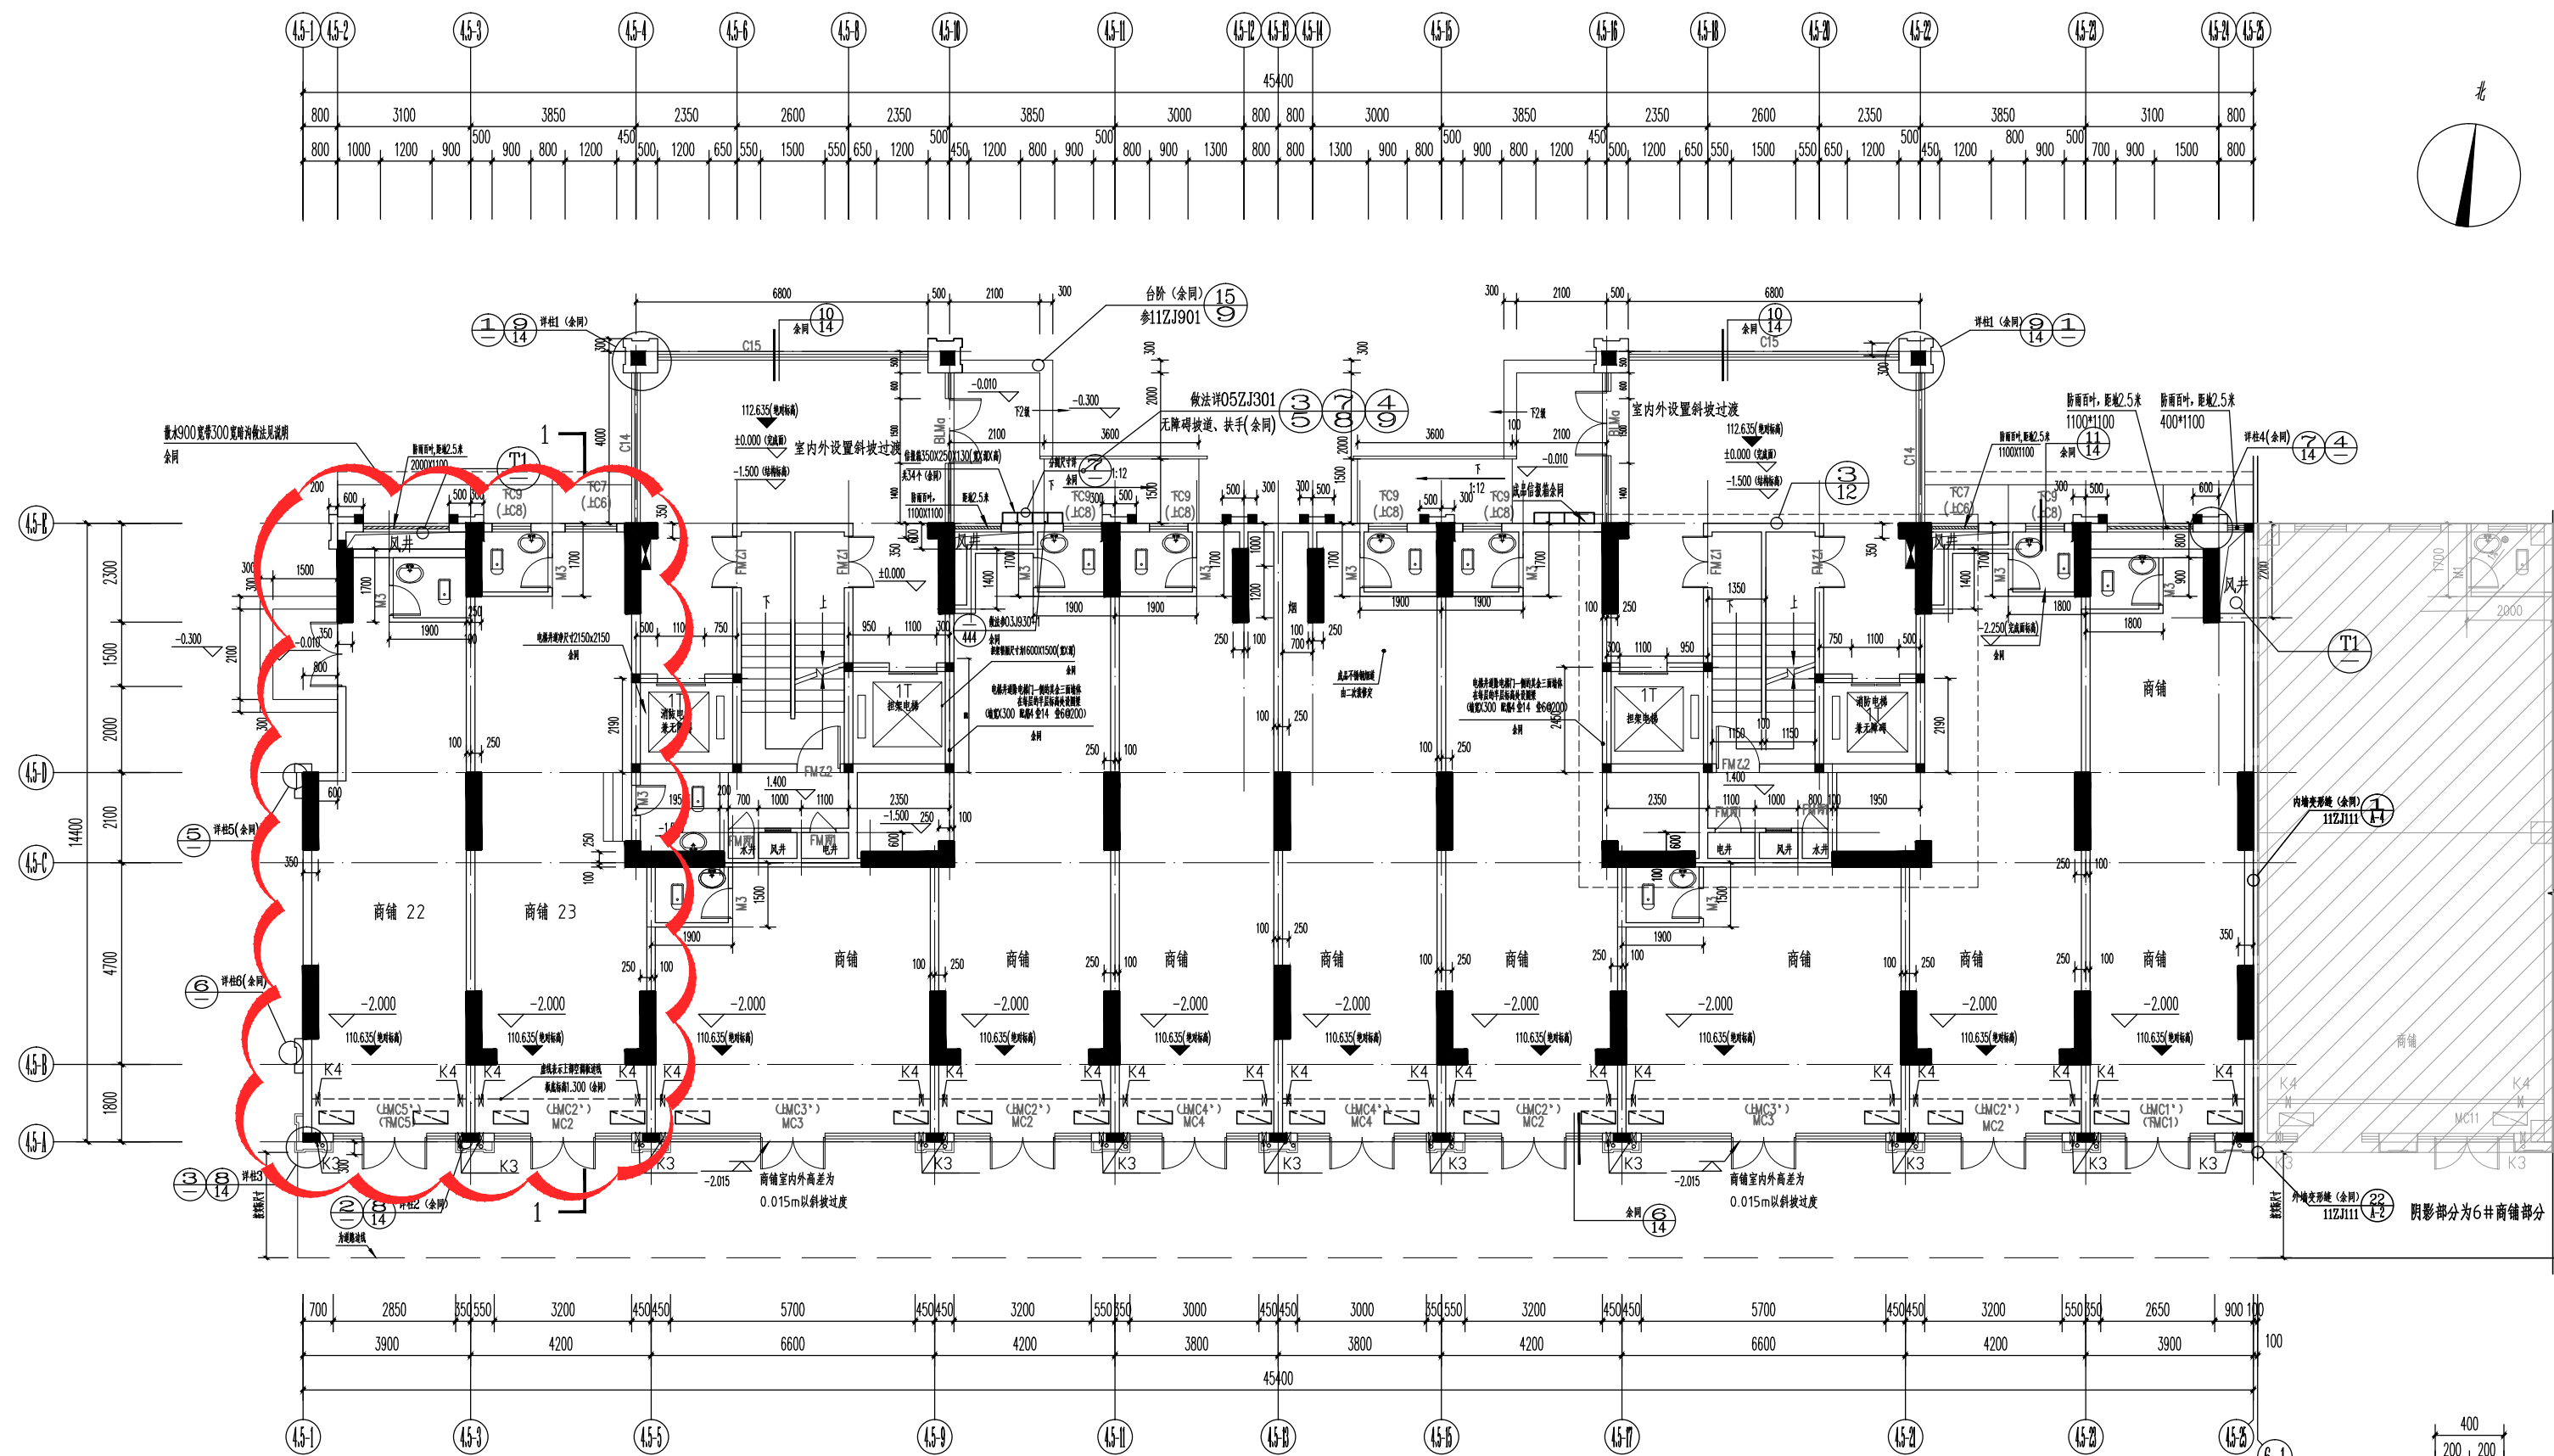


①装饰柱大样图 1:25

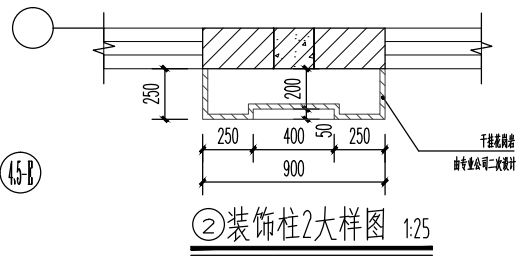


②装饰柱2大样图 1:25

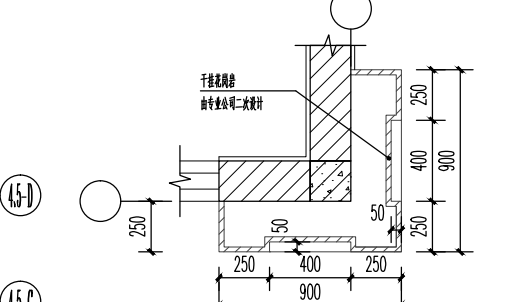


③装饰柱3大样图 1:25

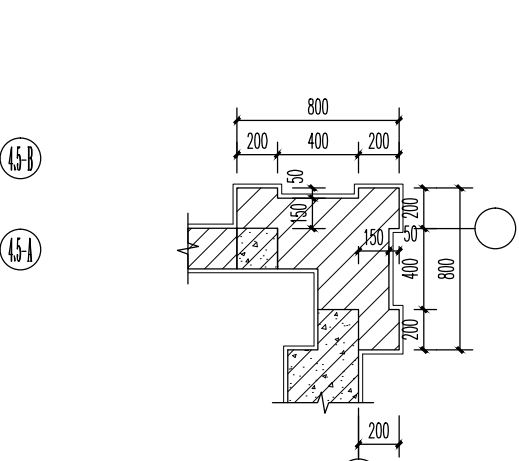


④装饰柱4大样图 1:25

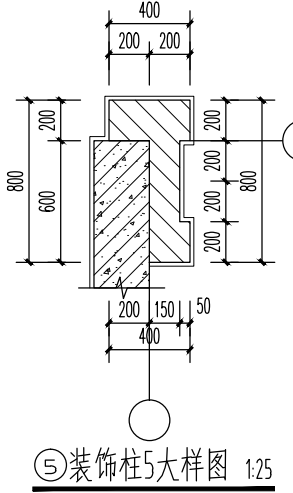


⑤装饰柱5大样图 1:25

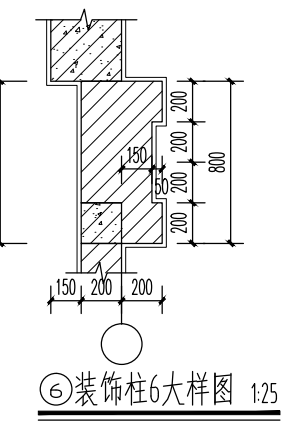

⑥装饰柱6大样图 1:25

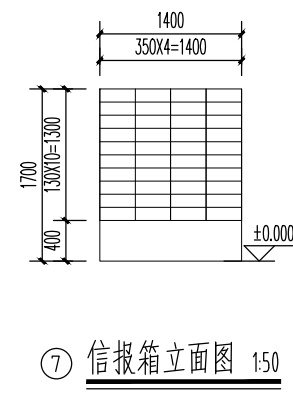

⑦信报箱立面图 1:50

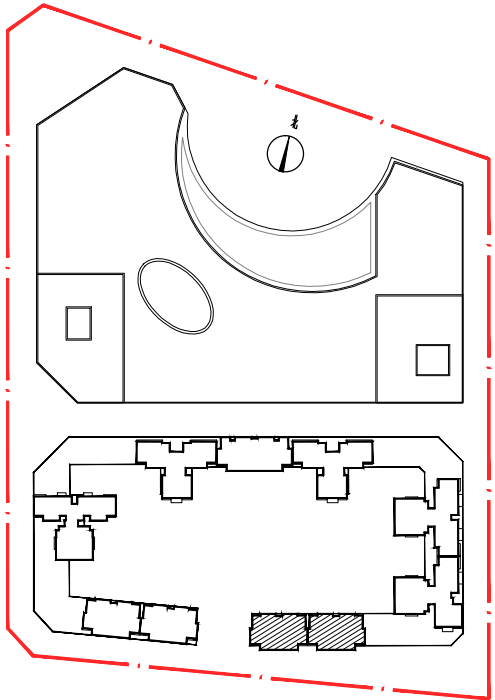


位置示意图

说明:

1. 本图中家具、空调、卫生洁具、卫生间管道井等均为示意, 由业主自理, 信报箱选用成品信报箱。
2. 卫生间为沉箱式, 结构板下挖400mm, 卫生间建筑完成面 ± 0.05 ; 卫生间、阳台等有水的房间均做1%坡度向地漏, 地漏口比周围地面低5mm。
4. 电梯均由专业厂家提供, 电梯门均为乙级防火门, 消防电梯兼无障碍电梯门洞均100 $\times$ 2200mm, 电梯均为1.0吨电梯, 速度1.5m/s, 轿厢电梯门洞300 $\times$ 2200, 轿厢尺寸1600(宽) $\times$ 1500(深), 无障碍电梯轿厢尺寸 $\geq$ 1600(宽) $\times$ 1400(深)无障碍电梯及候梯厅应按《无障碍设计规范》GB50763-2012第3.7.1~2条规定提出技术要求执行。
5. 电梯留洞及预埋铁以电梯厂家提供的小梯主建及安装图为准。
6. 管道井每层管道安装好后均设耐火极限不小于1.5h防火分隔。


7. 设备管井门高300, 厚度同墙体且不大于200。
8. 商铺穿墙空调管在标高为1.4m处各开一个, 孔洞定位的水平距离是孔洞距最近侧墙50 K3:标高为1.6m处预留 ϕ 75空调管 K4:标高为1.4m处预留 ϕ 75空调管
9. 所有卫生间管井预留2450 $\times$ 150的并列检修口, 检修口中心距墙面完成面1.1米, 平面位置根据现场立管检查口位置对应预留
10. 楼梯间靠墙镀锌钢扶手选用1ZJ401第36页图1, 镀锌钢管选用1ZJ401第37页图18。
11. 各设备专业留孔详见各专业图
12. 图例: 空调室外机 消火栓
13. 除注明外, 所有墙体贴挂边或饰面层中;
14. 除注明外, 所有门框距轴线为200mm;

4、5#住宅楼首层平面图 1:100
本层建筑面积 1221.05m²

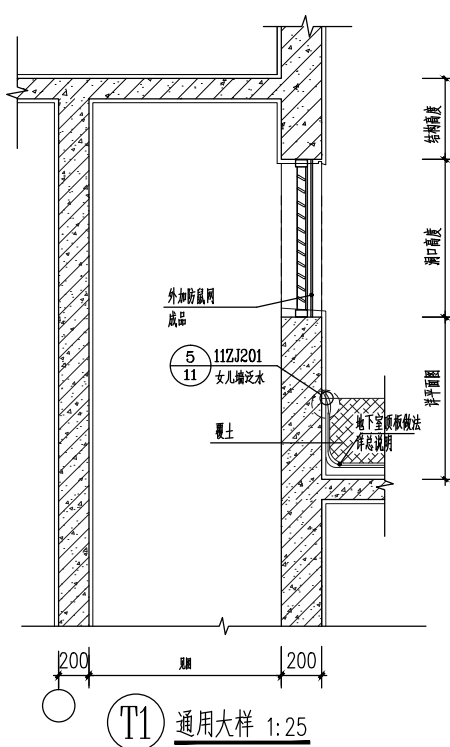

T1 通用大样 1:25

风井出地下室顶板示意图
注: 伸出屋面并同屋面结构一起浇筑一道
不小于450mm高钢筋混凝土梁
具体安装详见图集(本图只表示伸出屋面泛水做法)

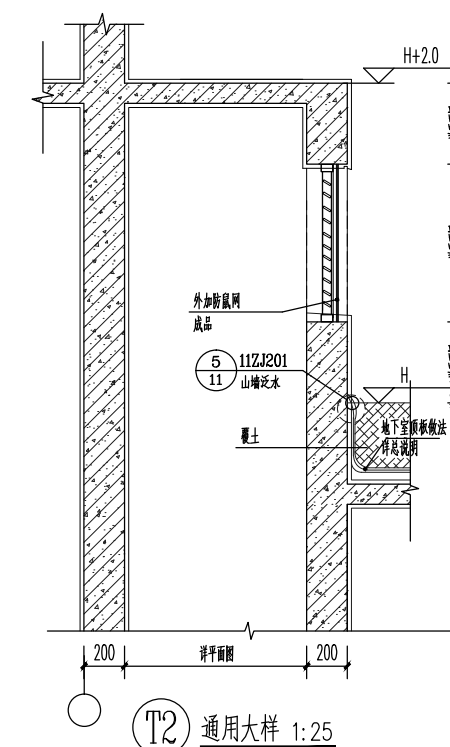

T2 通用大样 1:25

风井出地下室顶板示意图
注: 伸出屋面并同屋面结构一起浇筑一道
不小于450mm高钢筋混凝土梁
具体安装详见图集(本图只表示伸出屋面泛水做法)

审定	呼修玉		广东省轻纺建筑设计院	
审核	呼修玉		轻纺行业甲级, 建筑工程甲级: A144006417 电力乙级: A244006414 规划乙级: 122005	
项目负责人	陶建国	工程编号	建设单位 广东兴一实业有限公司	专业 建筑
校核	曹治英	2014-021	工程名称 兴一广场住宅 4、5#住宅楼	阶段 施工图
专业负责人	曹治英	日 2014年		版 别 C
设计	阮波	期 8月28日	4、5#住宅楼首层平面图	比例 1:100
				图号 JS-04