


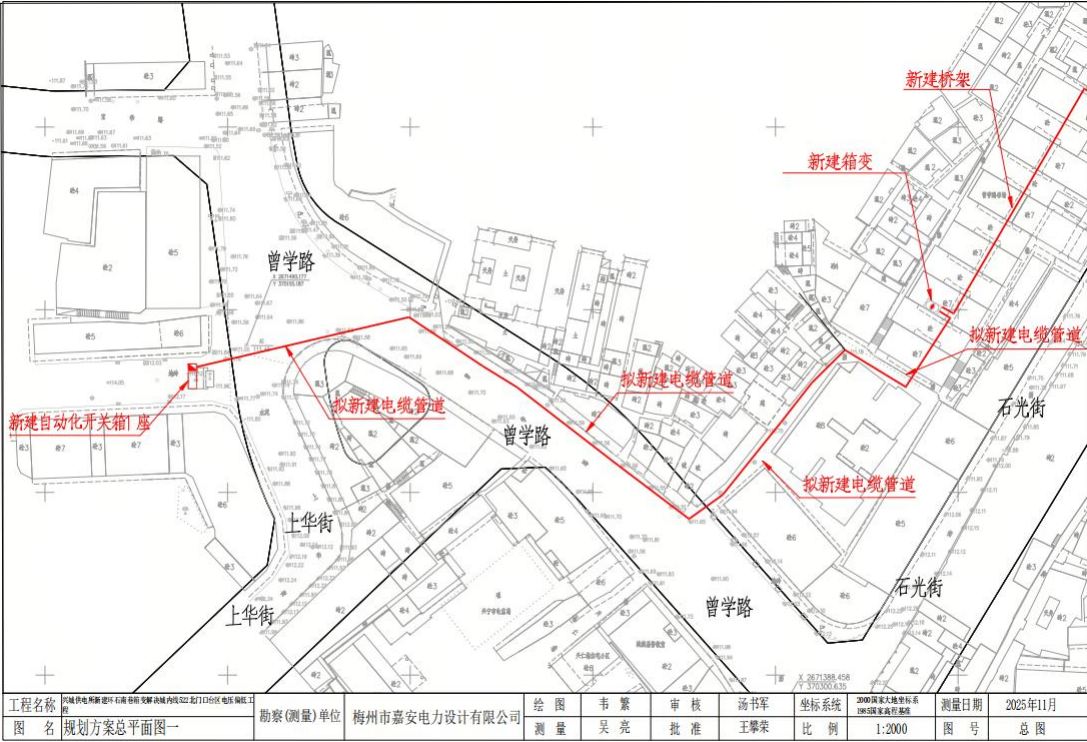



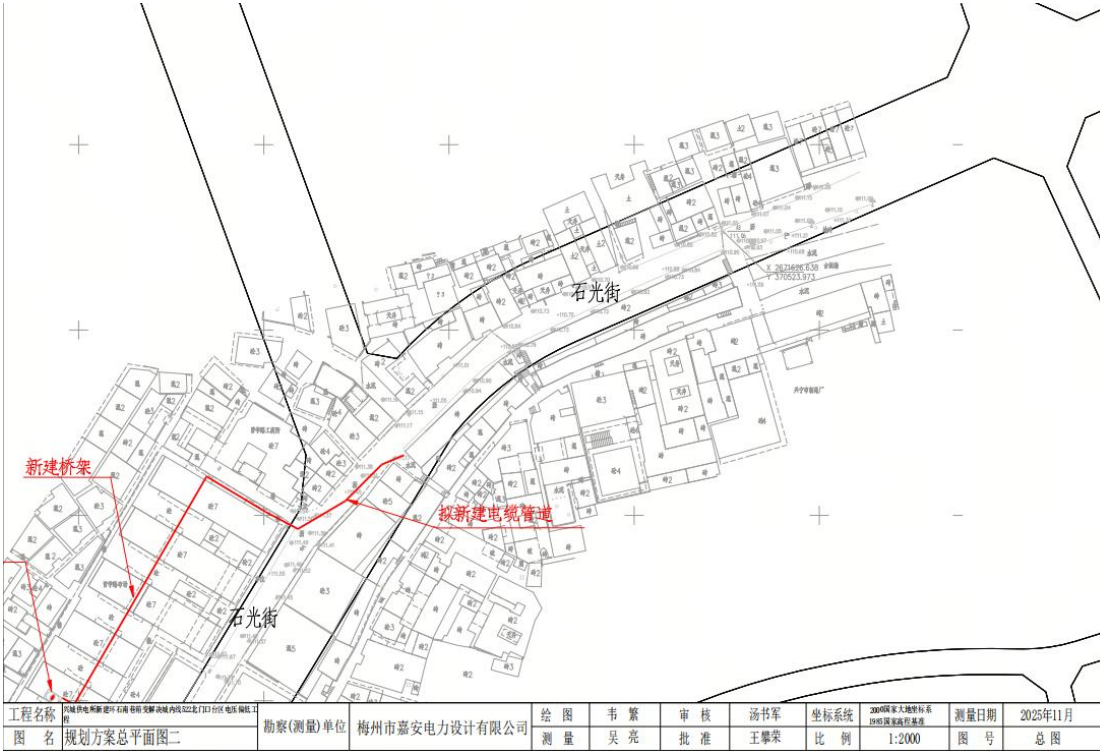


工程名称	内城供电所新建10千伏线路工程	勘察(测量)单位	梅州市嘉安电力设计有限公司	绘图	韦繁	审核	汤书军	坐标系统	2000国家大地坐标系	测量日期	2025年11月
图名	规划方案总平面图一	测量	吴亮	批准	王攀荣	比例	1:2000	图号	总图		

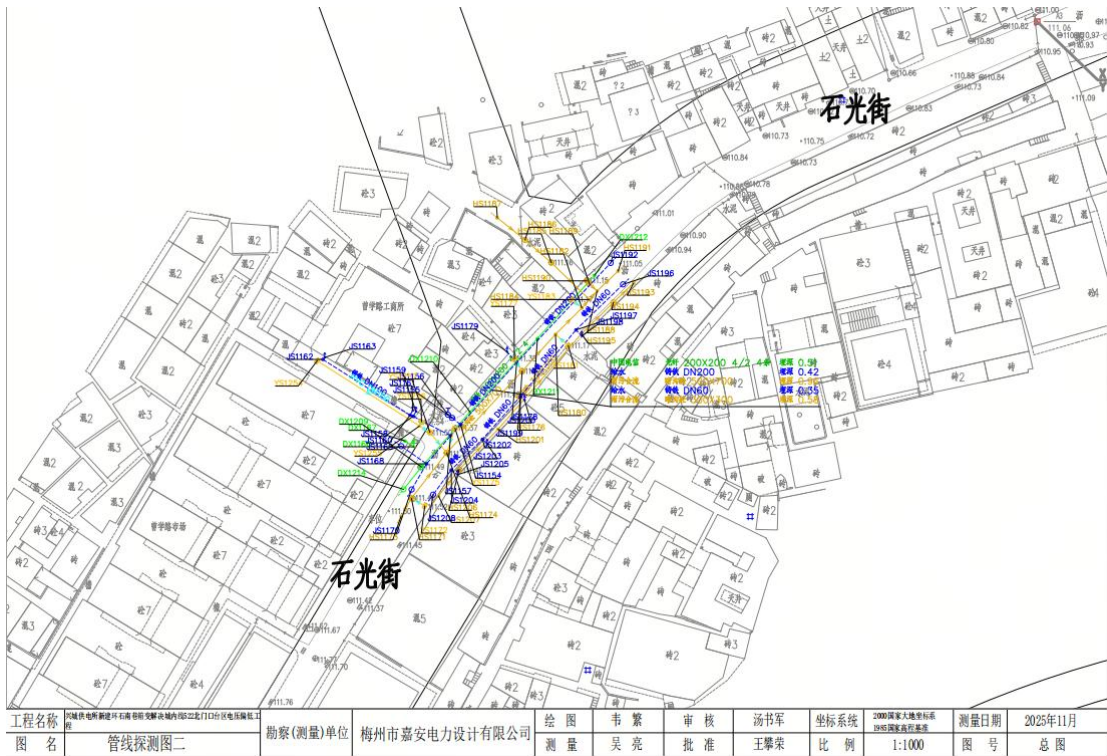

工程名称	内城供电所新建10千伏线路工程	勘察(测量)单位	梅州市嘉安电力设计有限公司	绘图	韦繁	审核	汤书军	坐标系统	2000国家大地坐标系	测量日期	2025年11月
图名	规划方案总平面图二	测量	吴亮	批准	王攀荣	比例	1:2000	图号	总图		

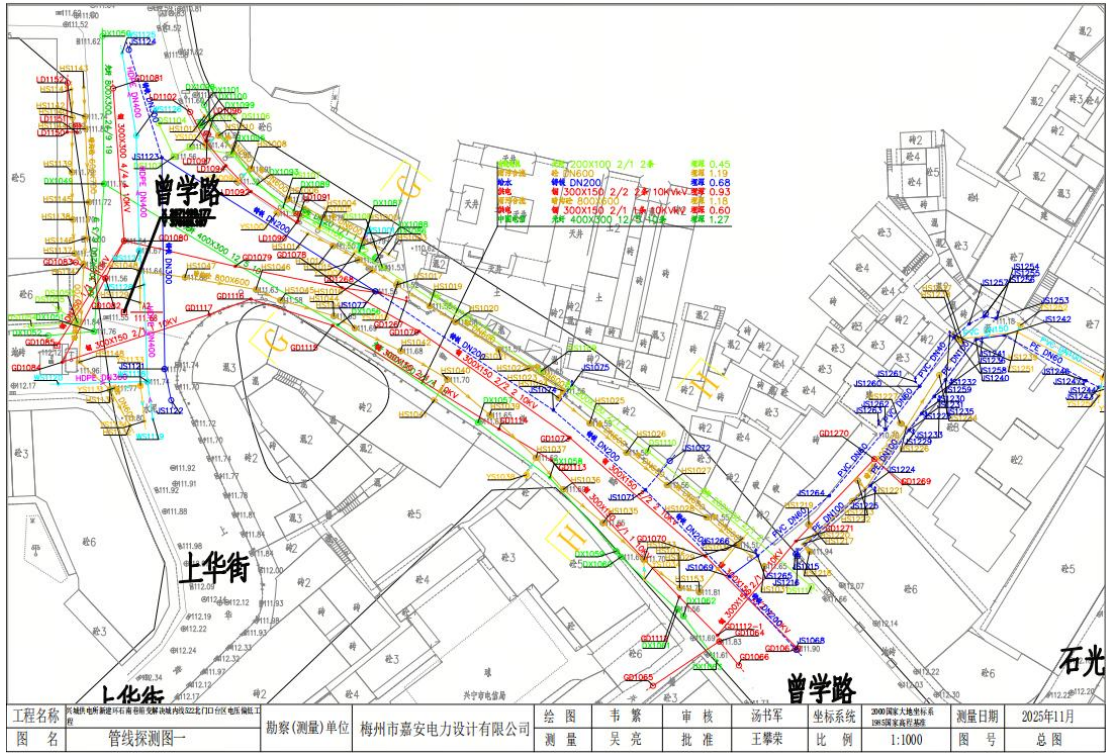

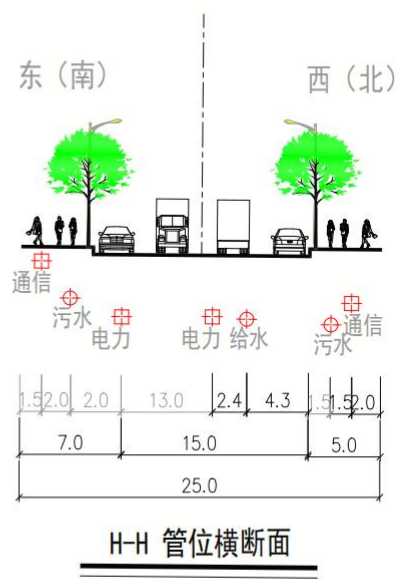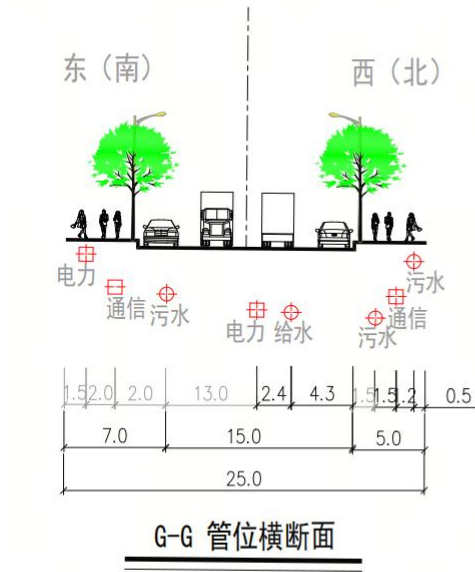

工程名称	江城市电新街中石油加油站西侧城南路22配门317台区电压偏低工程	勘察(测量)单位	梅州市嘉安电力设计有限公司	绘图	韦 繁	审核	汤书军	坐标系统	2000国家大地坐标系 1985国家高程基准	测量日期	2025年11月
图 名	街管线综合道路横断面示意图			测量	吴 亮	批准	王攀荣	比例	1:1000	图 号	总 图